
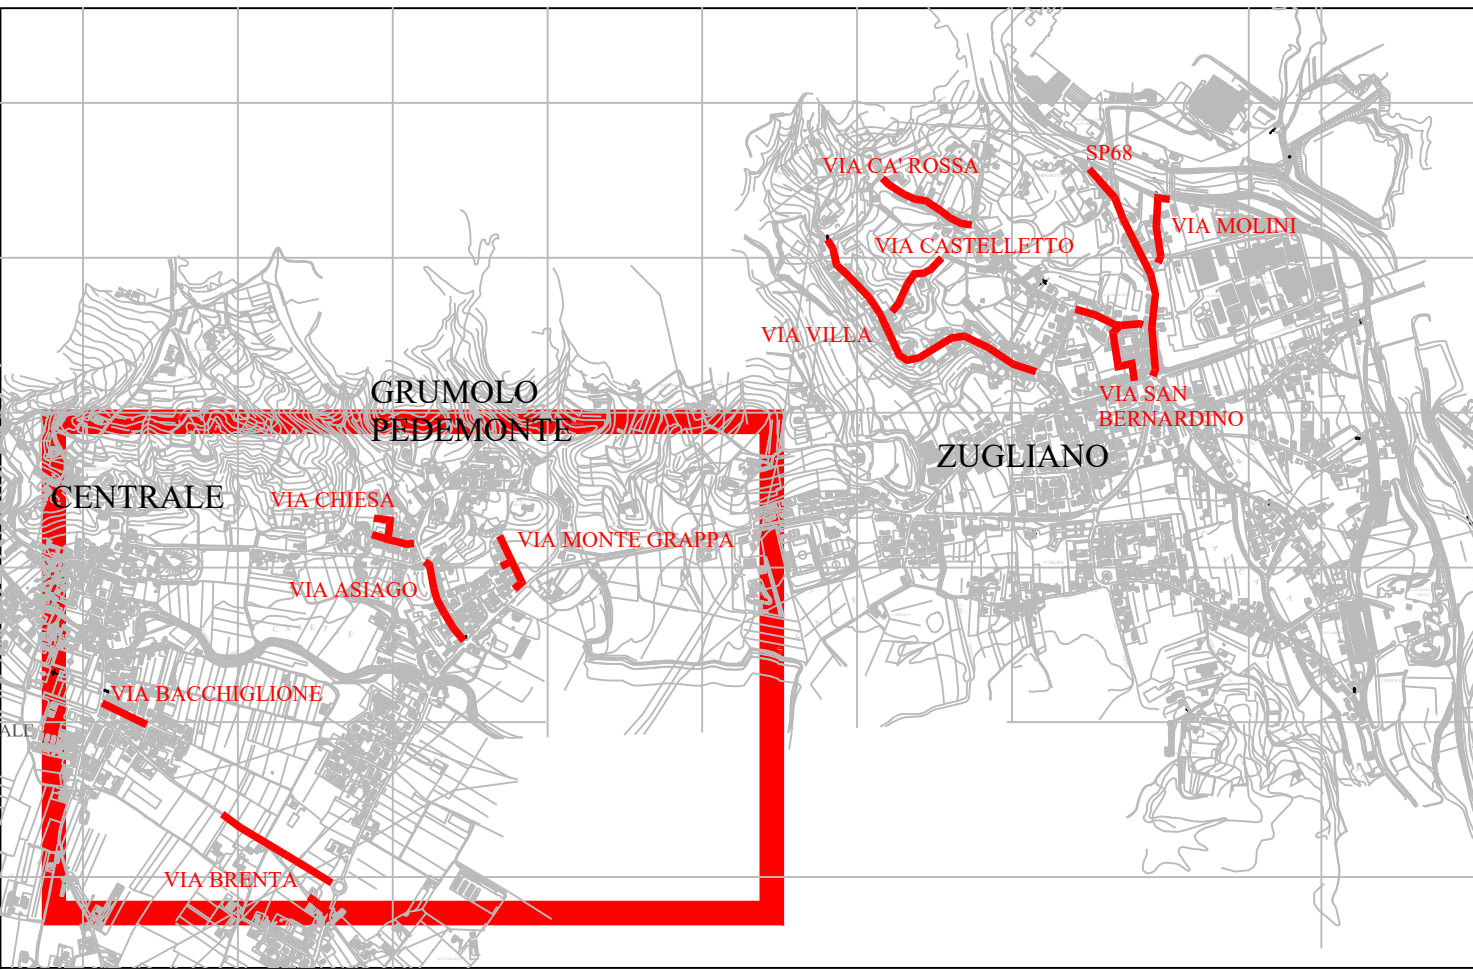
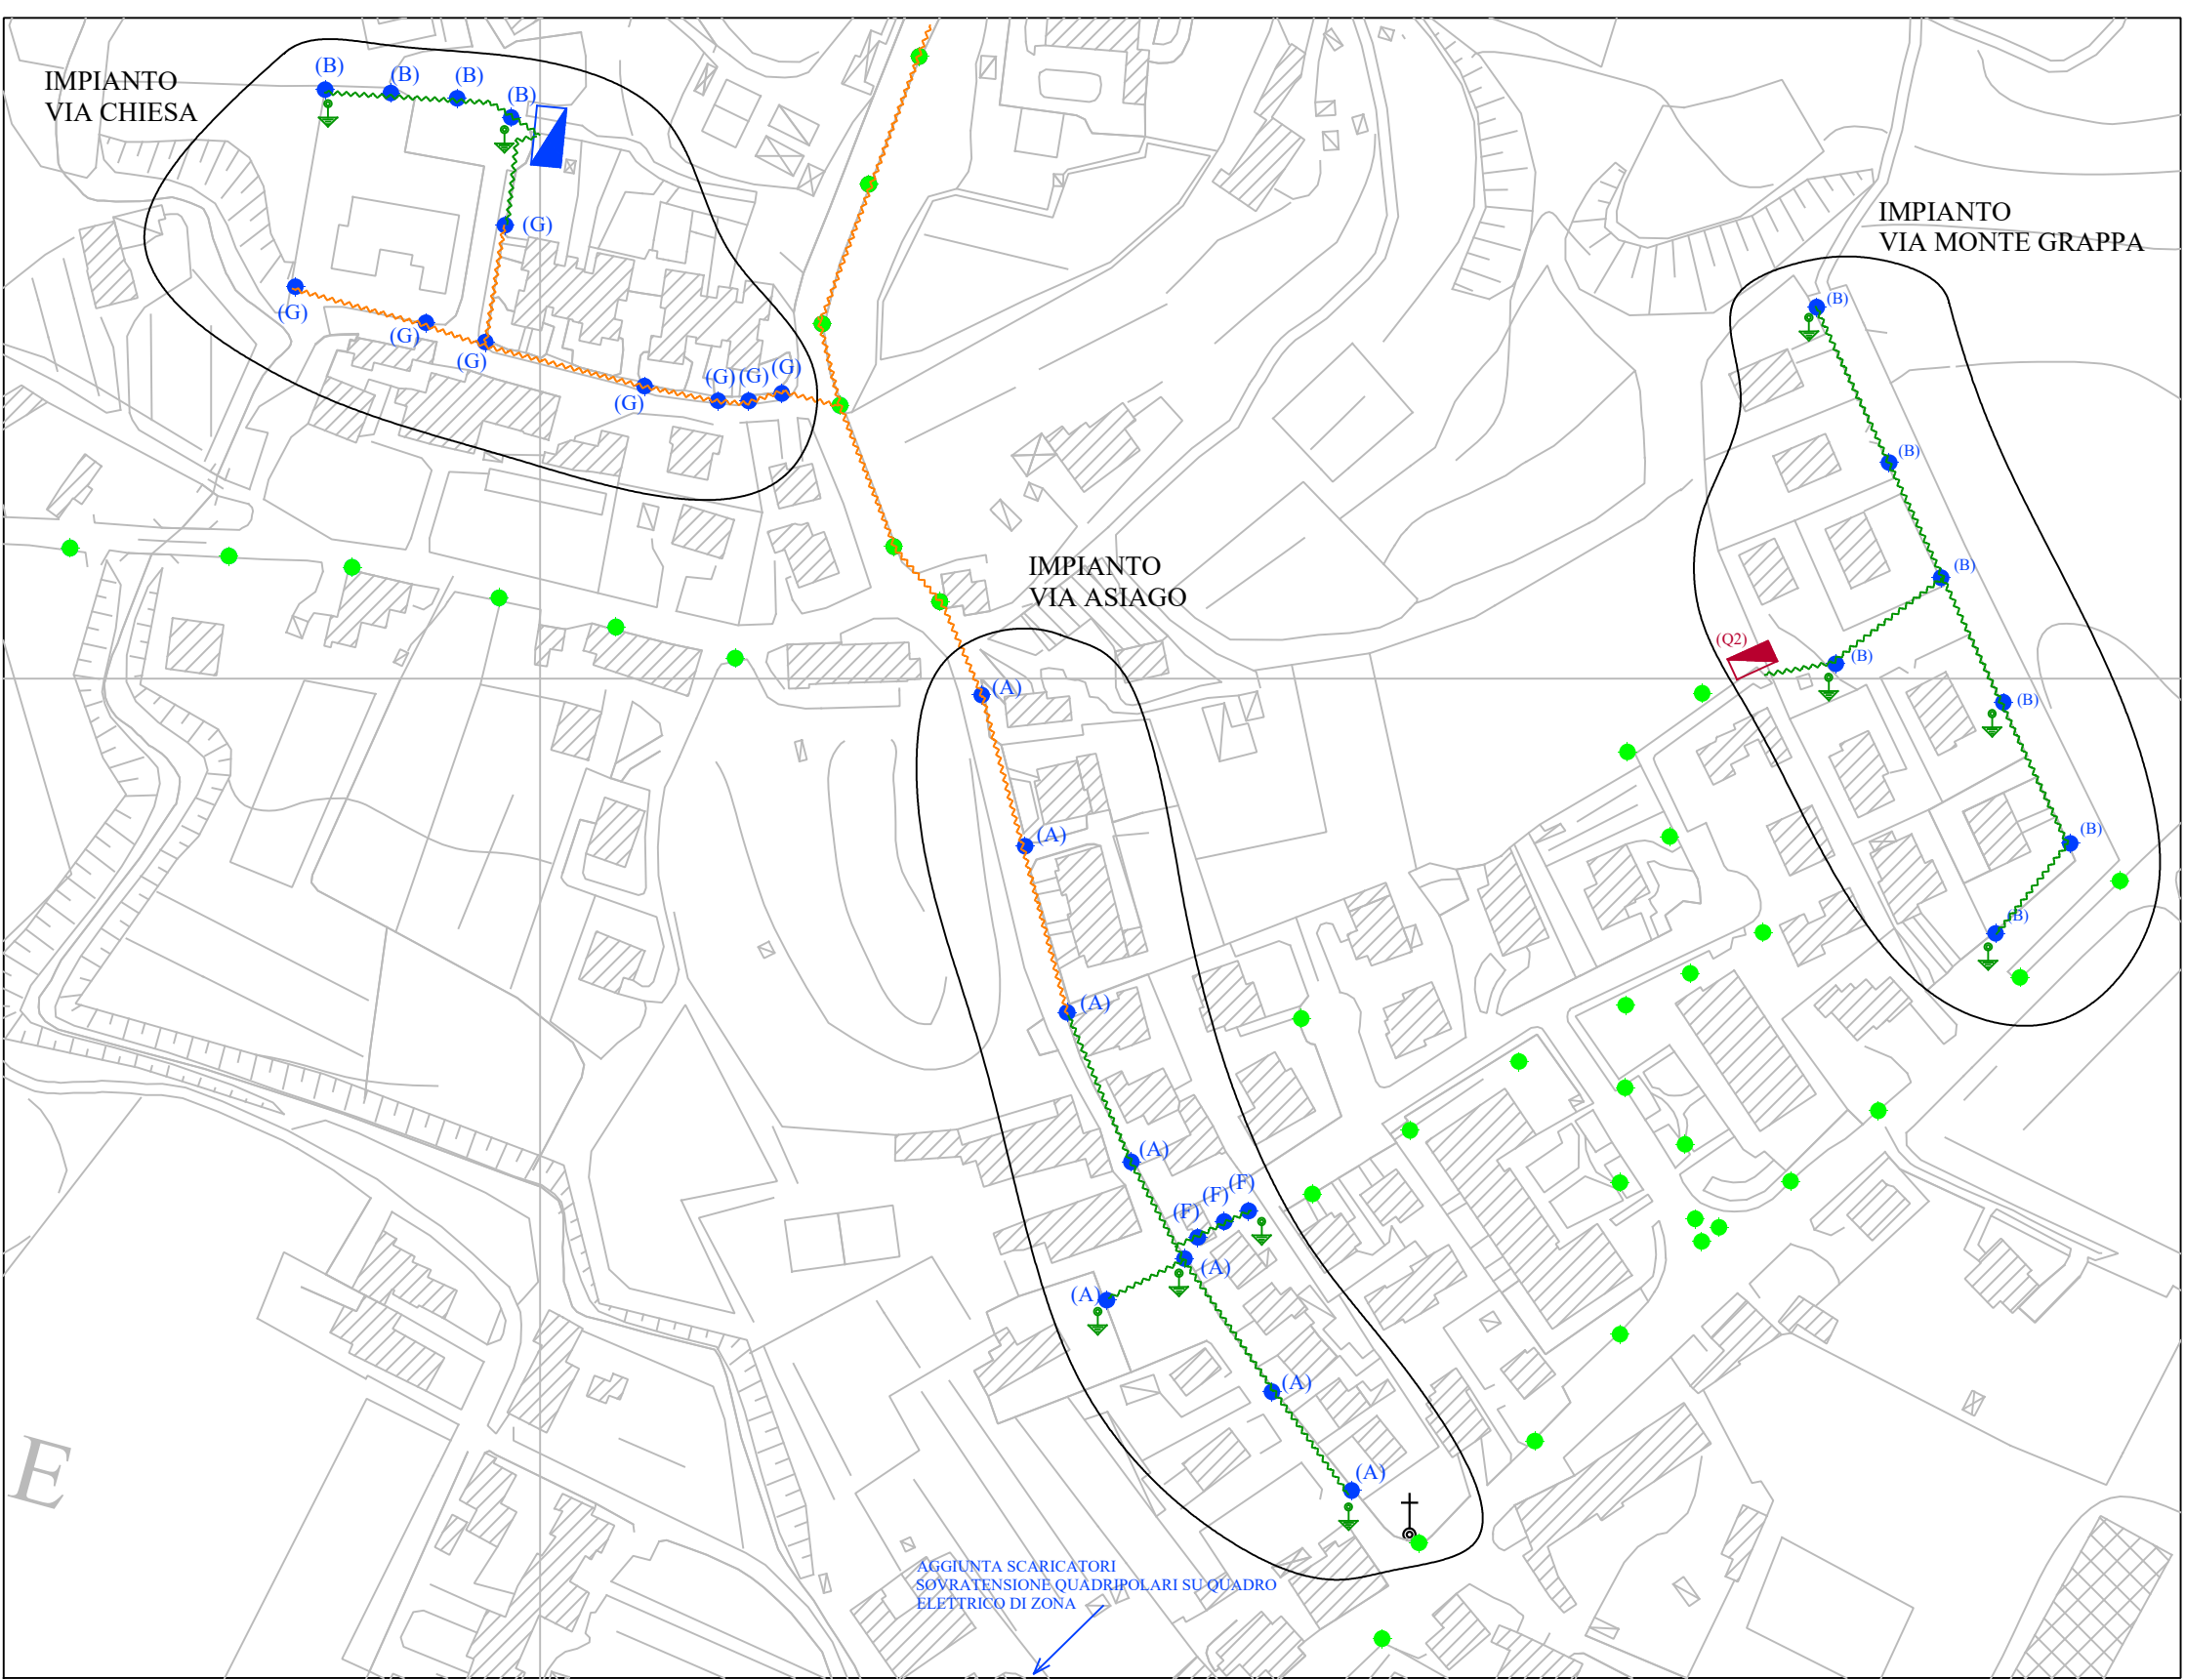


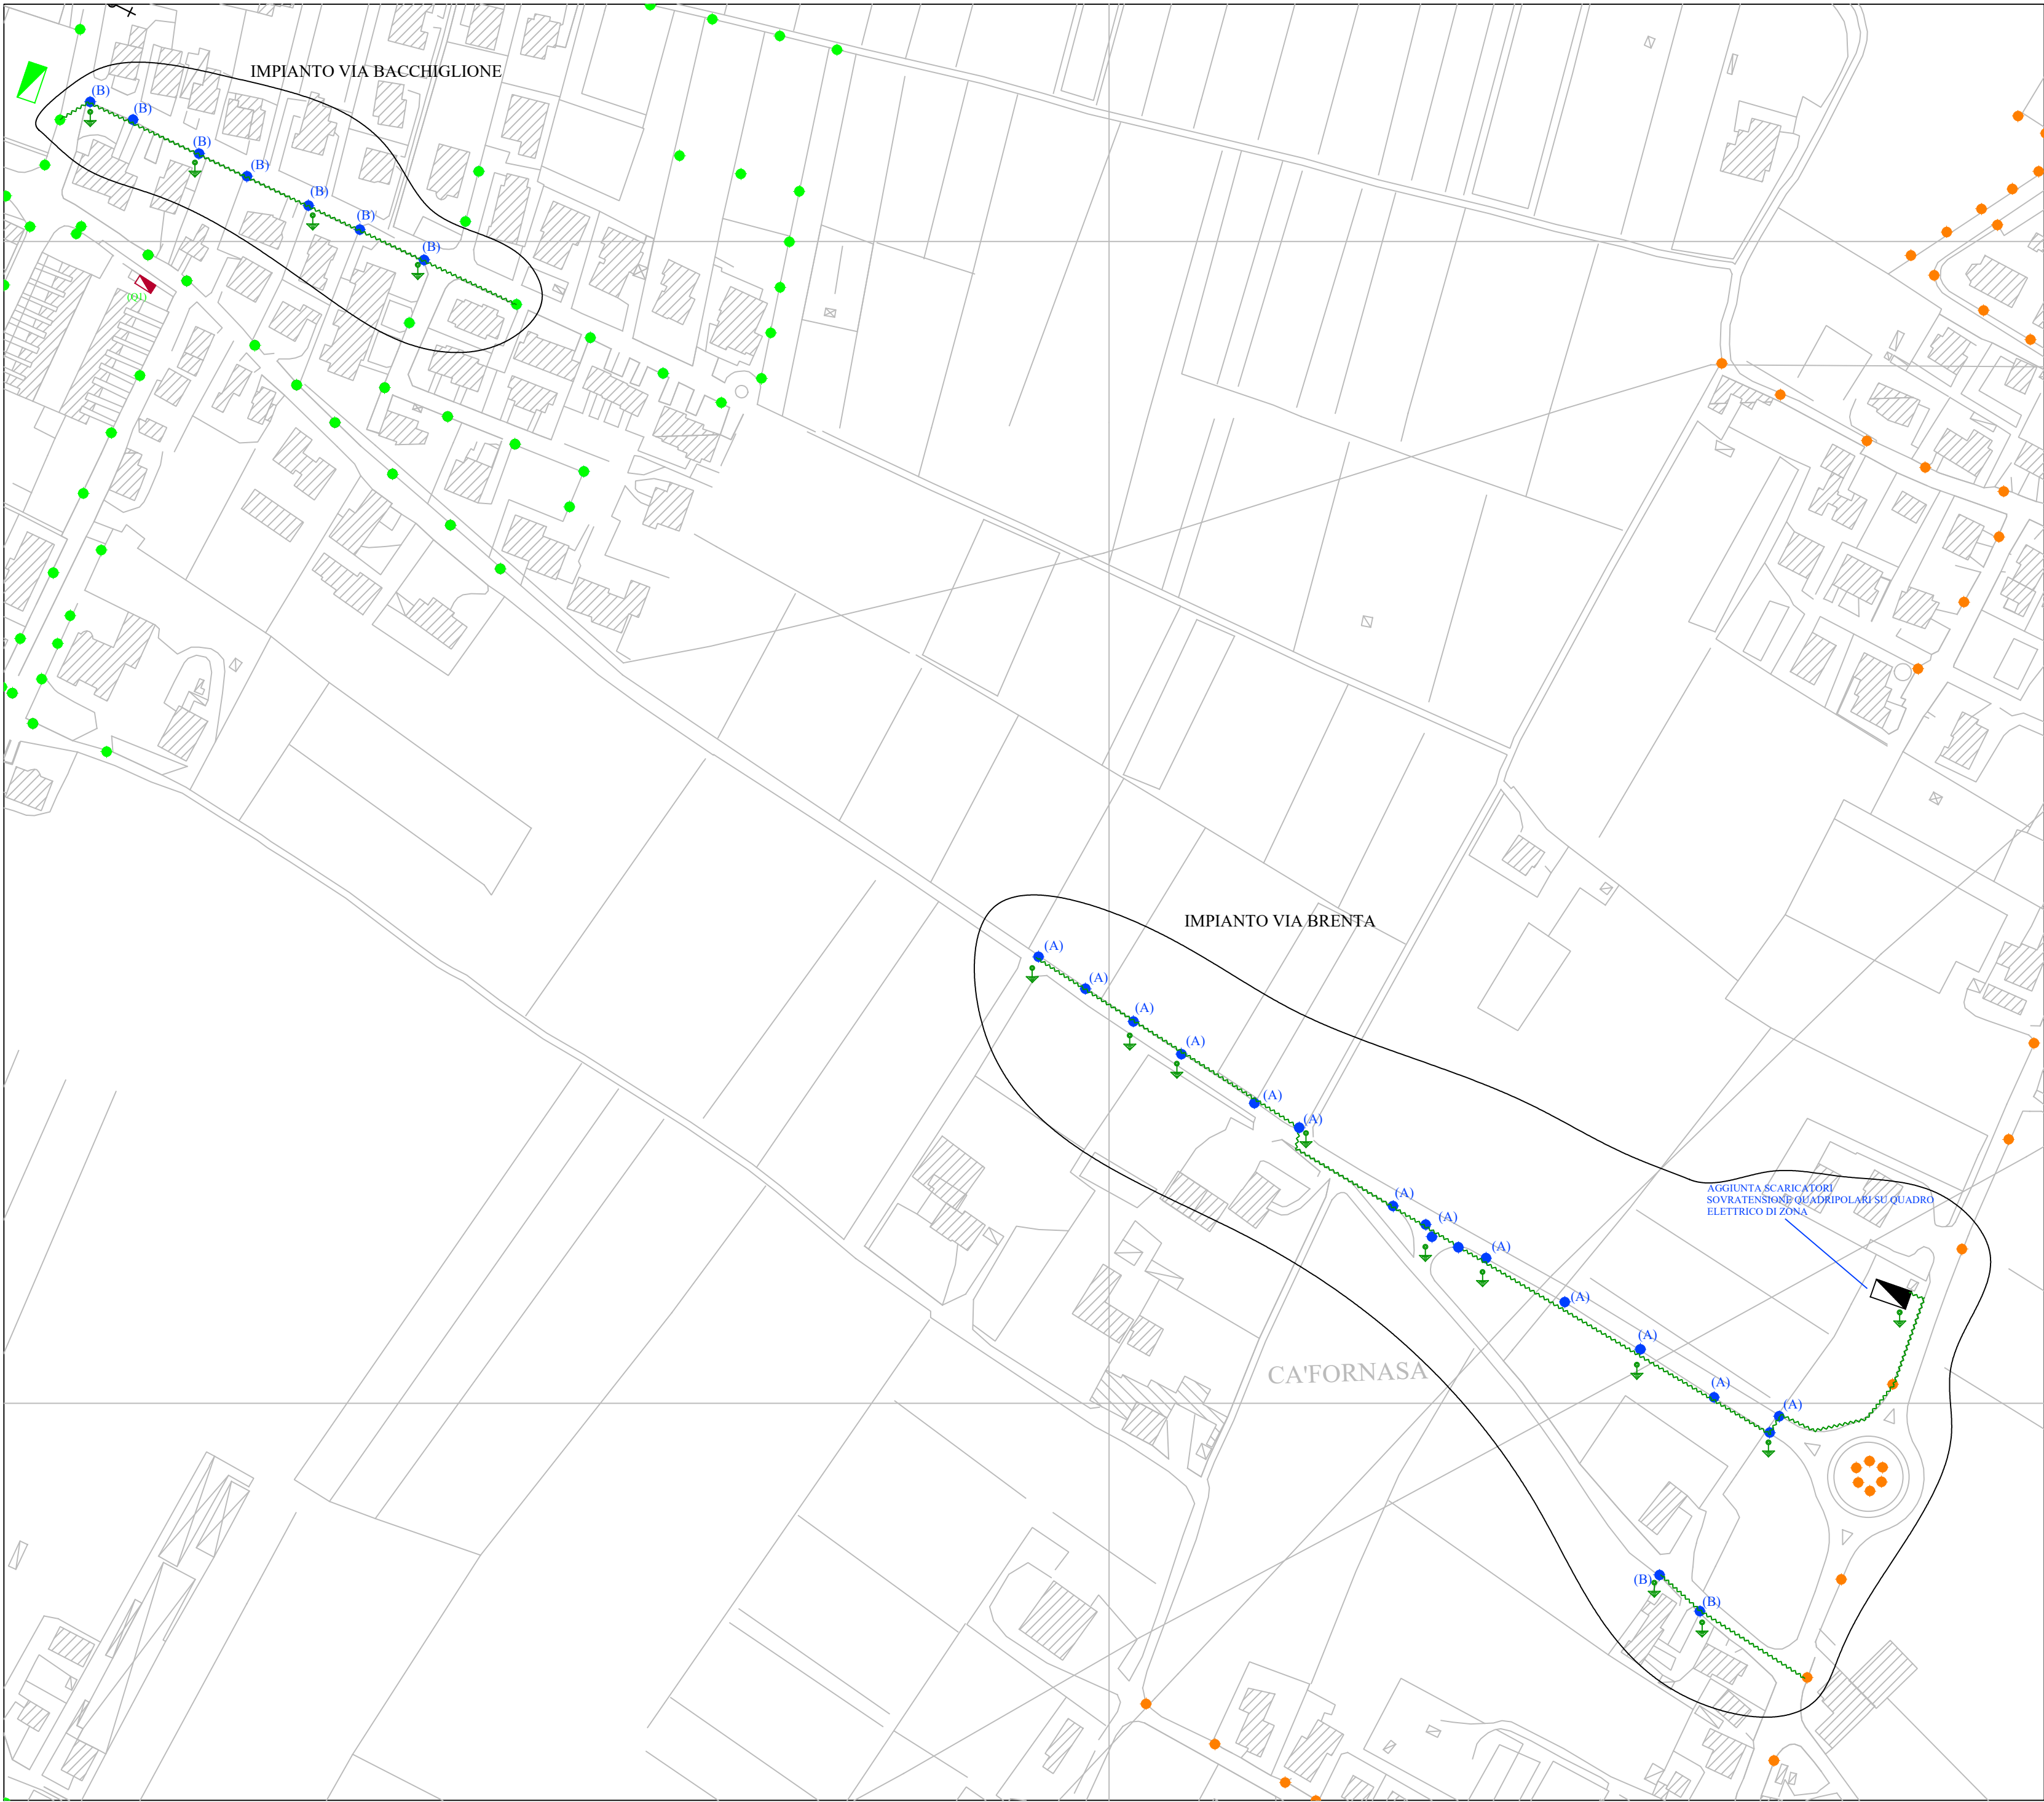

LEGENDA LAMPADE:

- (A) ● NUOVA ARMATURA A LED DA 57W OTTICA STRADALE - 300K
COMPRESO NUOVO CAVO FG16 3G1,5 DALL'ARMATURA ALLA MORSETTERIA
- (A1) ● NUOVA ARMATURA A LED DA 57W OTTICA STRADALE - 400K
COMPRESO NUOVO CAVO FG16 3G1,5 DALL'ARMATURA ALLA MORSETTERIA
- (B) ● NUOVA ARMATURA A LED DA 39W OTTICA STRADALE
COMPRESO NUOVO CAVO FG16 3G1,5 DALL'ARMATURA ALLA MORSETTERIA
- (C) ● NUOVA ARMATURA A LED DA 39W DECORATIVA OTTICA CIRCOLARE ASIMMETRICA
COMPRESO NUOVO CAVO FG16 3G1,5 DALL'ARMATURA ALLA MORSETTERIA
- (D) ● INTERVENTO DI RETTIFICAZIONE SU LANTERNE STRADALI MARCA NERI CON PIASTRA LED DA 50W
COMPRESO NUOVO CAVO FG16 3G1,5 DALL'ARMATURA ALLA MORSETTERIA
- (E) ● INTERVENTO DI RETTIFICAZIONE SU LANTERNE PIAZZALI MARCA AEC ECOLO CON PIASTRA LED DA 23W
COMPRESO NUOVO CAVO FG16 3G1,5 DALL'ARMATURA ALLA MORSETTERIA
- (F) ● INTERVENTO DI RETTIFICAZIONE SU LAMPADARI PIAZZALI MARCA AEC ECOLO CON PIASTRA LED DA 16W
COMPRESO NUOVO CAVO FG16 3G1,5 DALL'ARMATURA ALLA MORSETTERIA
- (G) ● INTERVENTO DI RETTIFICAZIONE SU LAMPADARI STRADALI MARCA AEC ECOLO CON PIASTRA LED DA 39W
COMPRESO NUOVO CAVO FG16 3G1,5 DALL'ARMATURA ALLA MORSETTERIA
- (H) ● INTERVENTO DI RETTIFICAZIONE SU LANTERNE CON RIMOZIONE DELLE LAMPADARE ED INSTALLAZIONE LAMPADINA LED DA 46W ATTACCO E27
COMPRESO NUOVO CAVO FG16 3G1,5 DALL'ARMATURA ALLA MORSETTERIA
- LAMPADARE ESISTENTI A LED
- LAMPADARE ESISTENTI AL SOGGIO IN PROGRAMMA DI SOSTITUZIONE

LEGENDA INTERVENTI:

- NUOVO CAVO ISOLATO DI TERRA FS17 16mmq POSATO ENTRO TUBAZIONI ESISTENTI
PER RACCORDO IMPIANTI DI TERRA
- ↓ NUOVO PICCHETTO DISPENSORE DI TERRA INFISSO NEI POZZETTI ESISTENTI
E RACCORDATO CON IL NUOVO CAVO DI TERRA ISOLATO
- DISPENSORE DI TERRA ESISTENTE

Progetto redatto da: Manfrin Devis Perito Industriale Via Slavia, 5 - 36100 ZUGLIANO (VI) Cell. [+39] 328 6543636 - e-mail: devis@manfrin.it		Il Progettista (timbro e firma) 	
Committente: COMUNE DI ZUGLIANO (PROVINCIA DI VICENZA) CUP H94H22000550001 MDCA - Tutela del territorio e della risorsa idrica Investimento 2.2: Interventi per la resilienza, la valorizzazione del territorio e l'efficienza energetica dei Comuni		Tavola: Tav. 02	
Intervento/Ubicazione: O.P. 06/2022 MANUTENZIONE STRAORDINARIA ILLUMINAZIONE PUBBLICA		N. progetto: 141412	
Elaborato: IMPIANTO ELETTRICO FRAZIONI DI GRUMOLO PEDEMONTE E CENTRALE VIA ASIAGO, VIA CHIESA, VIA MONTE GRAPPA VIA BRENTA E VIA BACCHIGLIONE		Data: 18/07/2022	
Disegnato da: DM Verificato da: DM Approvato da: DM		Scala: 1:2000	
Livello di progettazione: ☐ PROGETTO PRELIMINARE ☐ PROGETTO DEFINITIVO ☒ PROGETTO ESECUTIVO ☐ PROGETTO FINALE "As Built" ☐ ALL. DICHI. RESPONSABILITÀ			
Non è permesso consegnare a terzi o riprodurre questo documento né, utilizzare il contenuto o renderlo comunque noto a terzi senza la nostra autorizzazione esplicita. Ogni infrazione comporta il risarcimento dei danni subiti. E' fatta riserva di tutti i diritti derivanti da brevetti o modelli.			